


Landkreis: Göppingen
Stadt: Ebersbach / Fils
Gemarkung: Ebersbach

LAGEPLAN

- Zeichnerischer Teil -
zum Bauantrag (§4 LBOVVO)

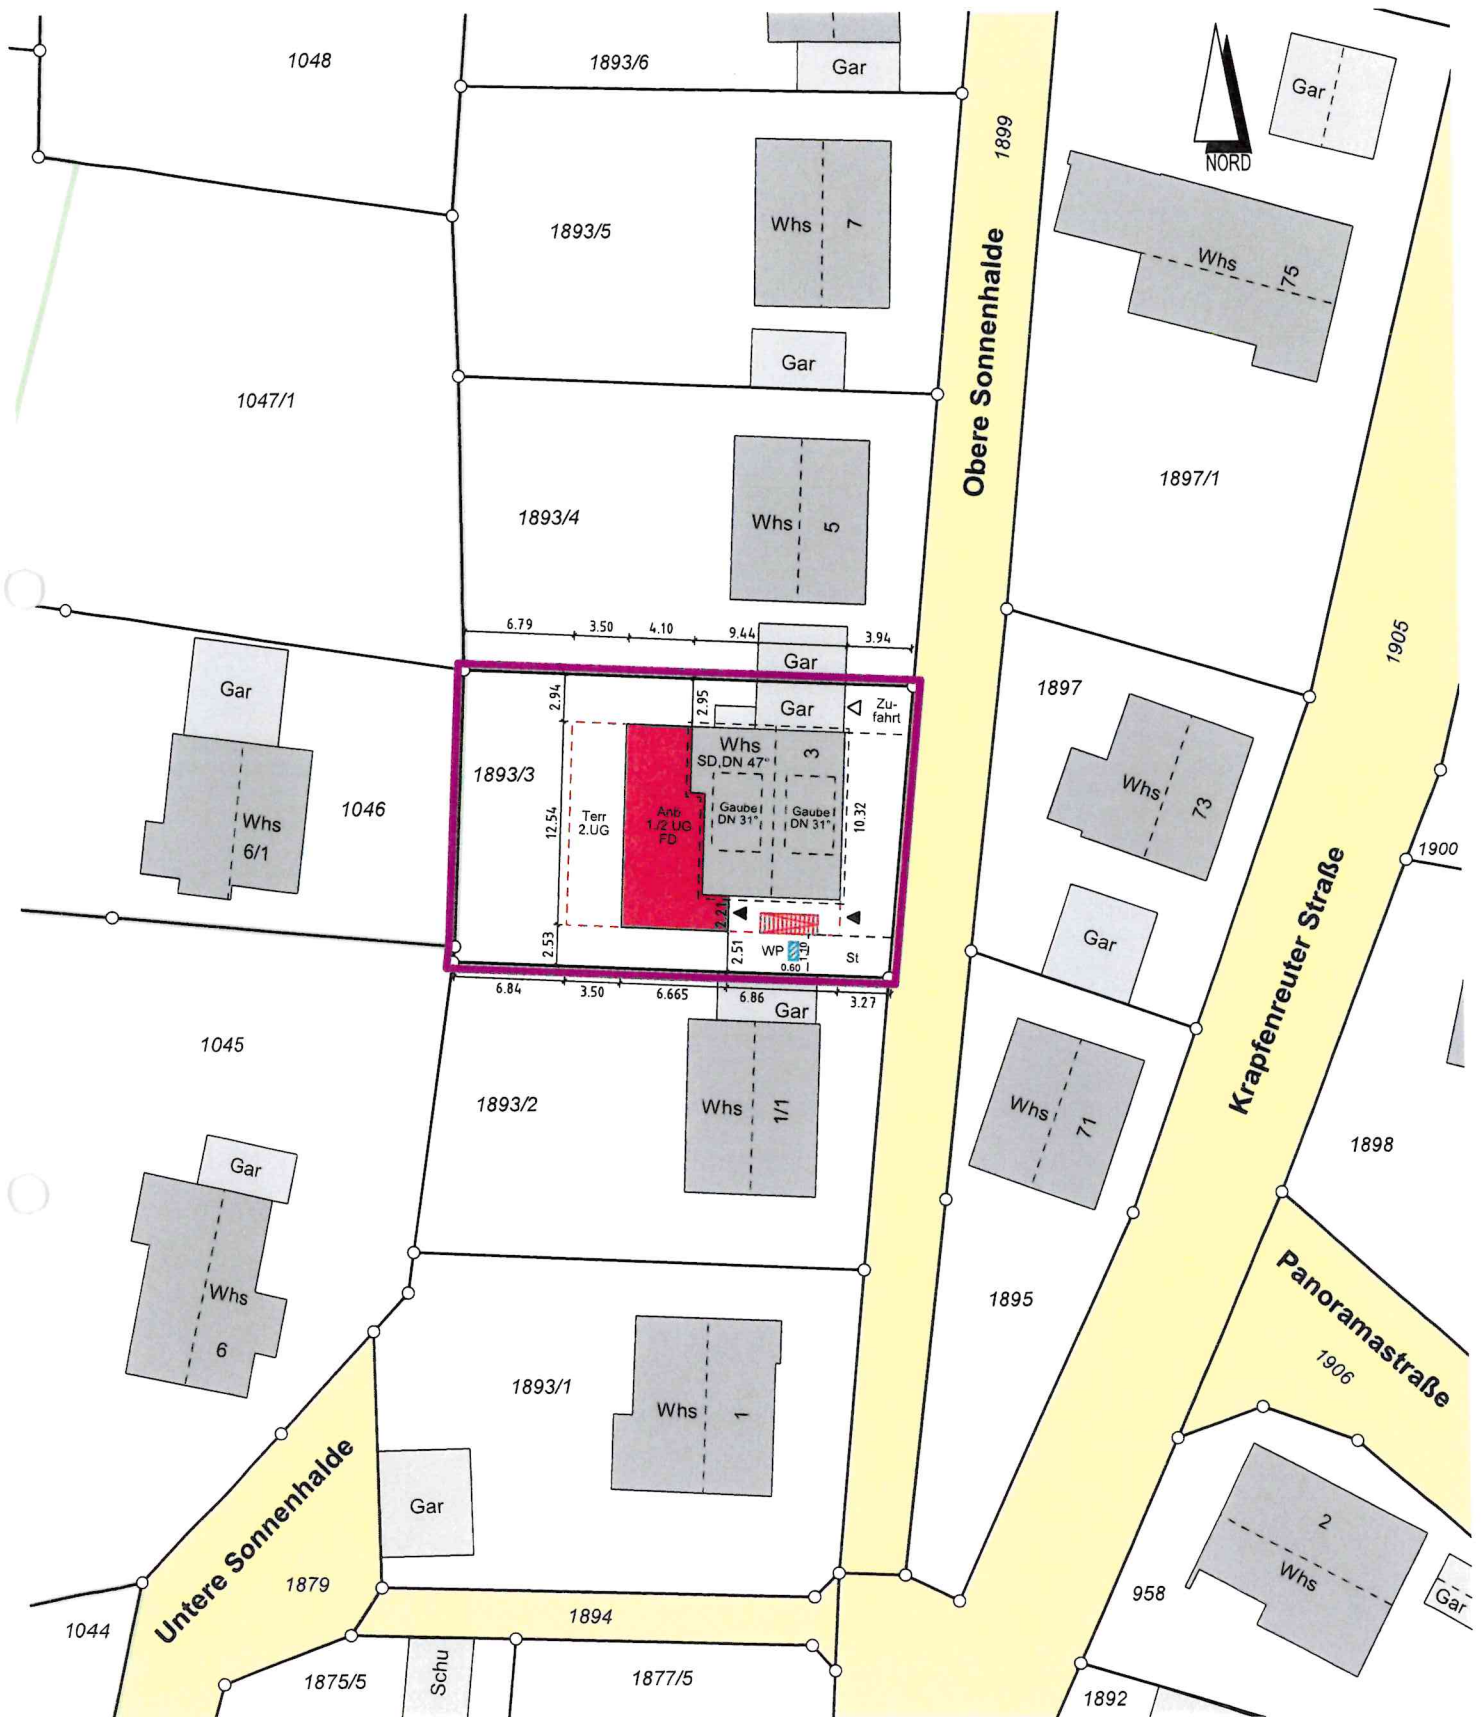

Maßstab: 1:500

Evtl. vorhandene unterirdische Versorgungsanlagen
und Leitungen sind im Lageplan nicht dargestellt.

Vermessungsservice Schorndorf
Dipl.-Ing. Christian Henneberg
Rappenweg 10, 73614 Schorndorf
hb-vermessung@web.de
Tel. 0173 - 4636201

15.07.2024

C. Henneberg