


Landkreis: Göppingen  
Stadt: Ebersbach / Fils  
Gemarkung: Ebersbach

# LAGEPLAN

- Zeichnerischer Teil -  
zum Bauantrag (§4 LBOVVO)

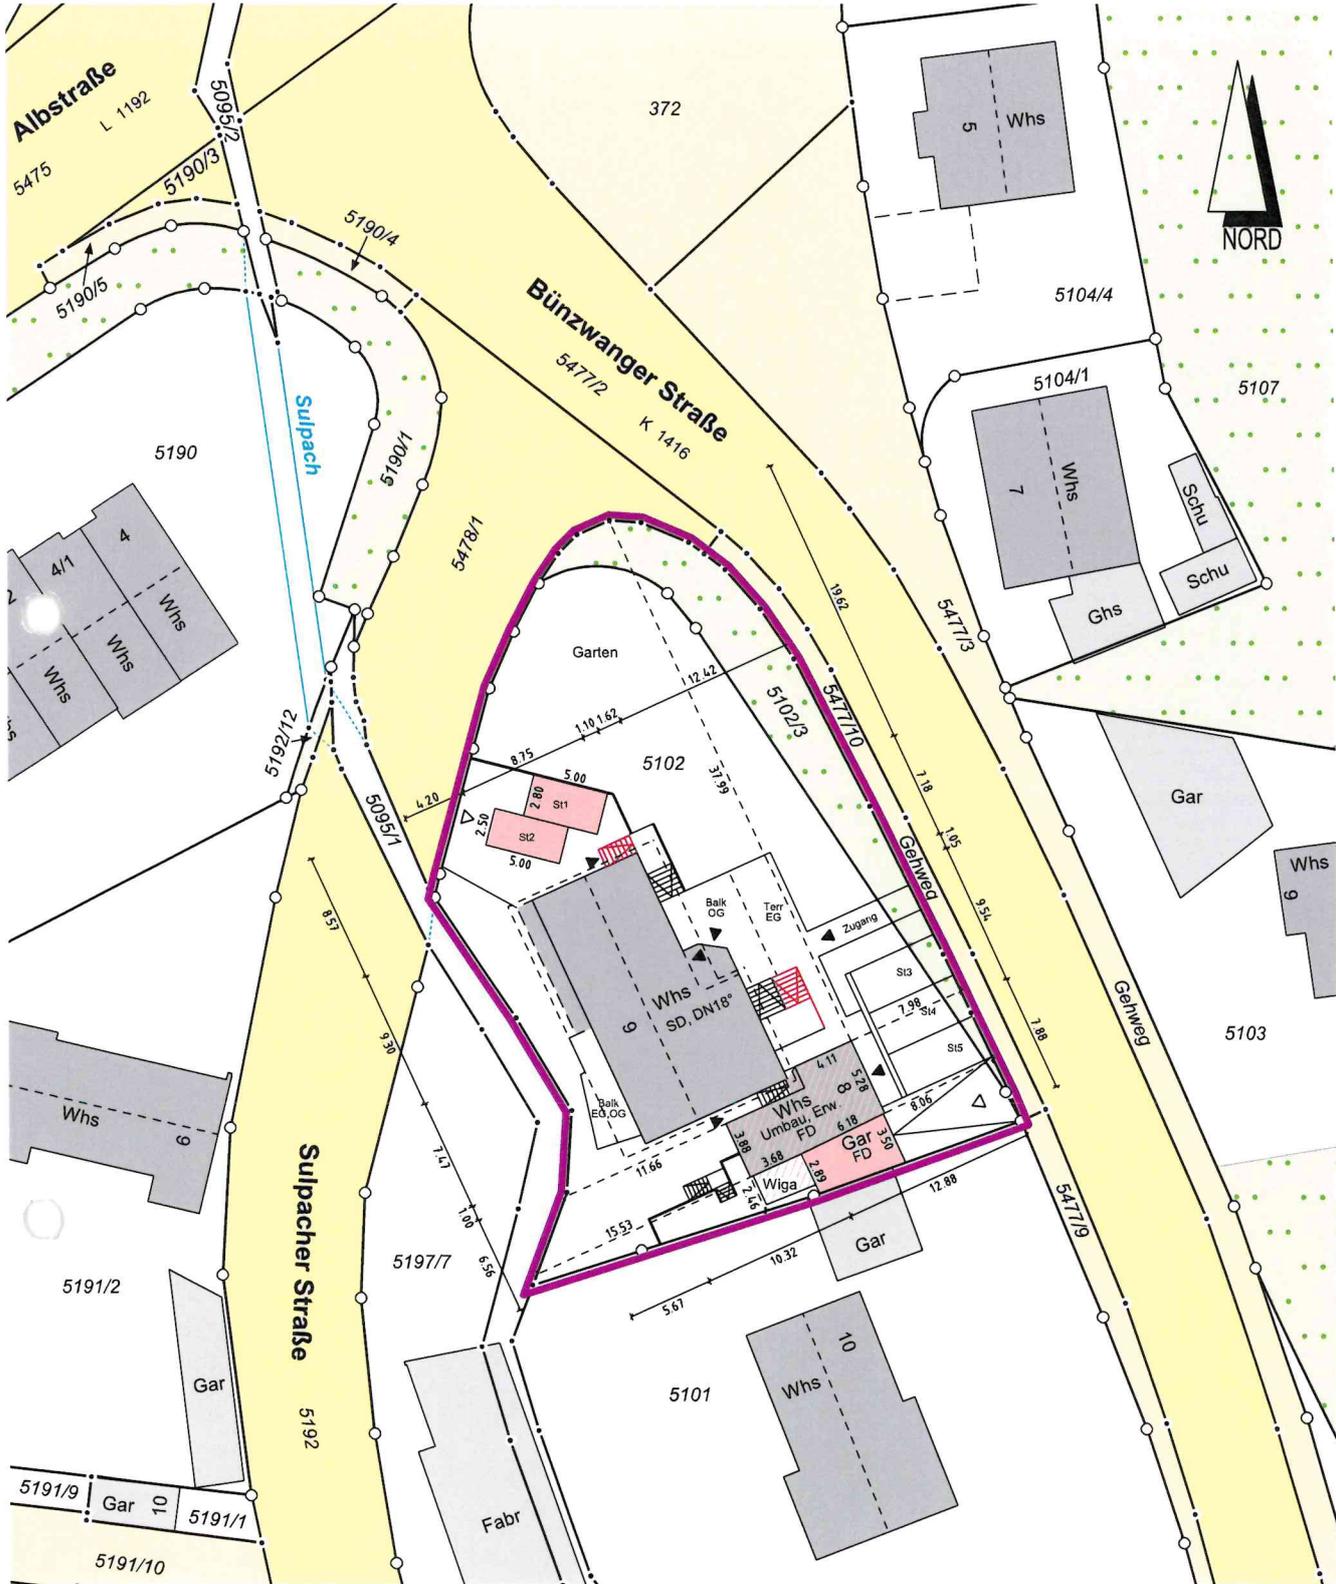

Maßstab: 1:500

Evtl. vorhandene unterirdische Versorgungsanlagen  
und Leitungen sind im Lageplan nicht dargestellt.

Vermessungsservice Schorndorf

Dipl.-Ing. Christian Henneberg  
Rappenweg 10, 73614 Schorndorf  
hb-vermessung@web.de  
Tel. 0173 - 4636201

*C. Henneberg*

20.09.2024