


Y 3536413.189
X 5394445.713

Y 3536558.666
X 5394645.945

Y 3536523.216
X 5394365.774

Y 3536668.693
X 5394566.005

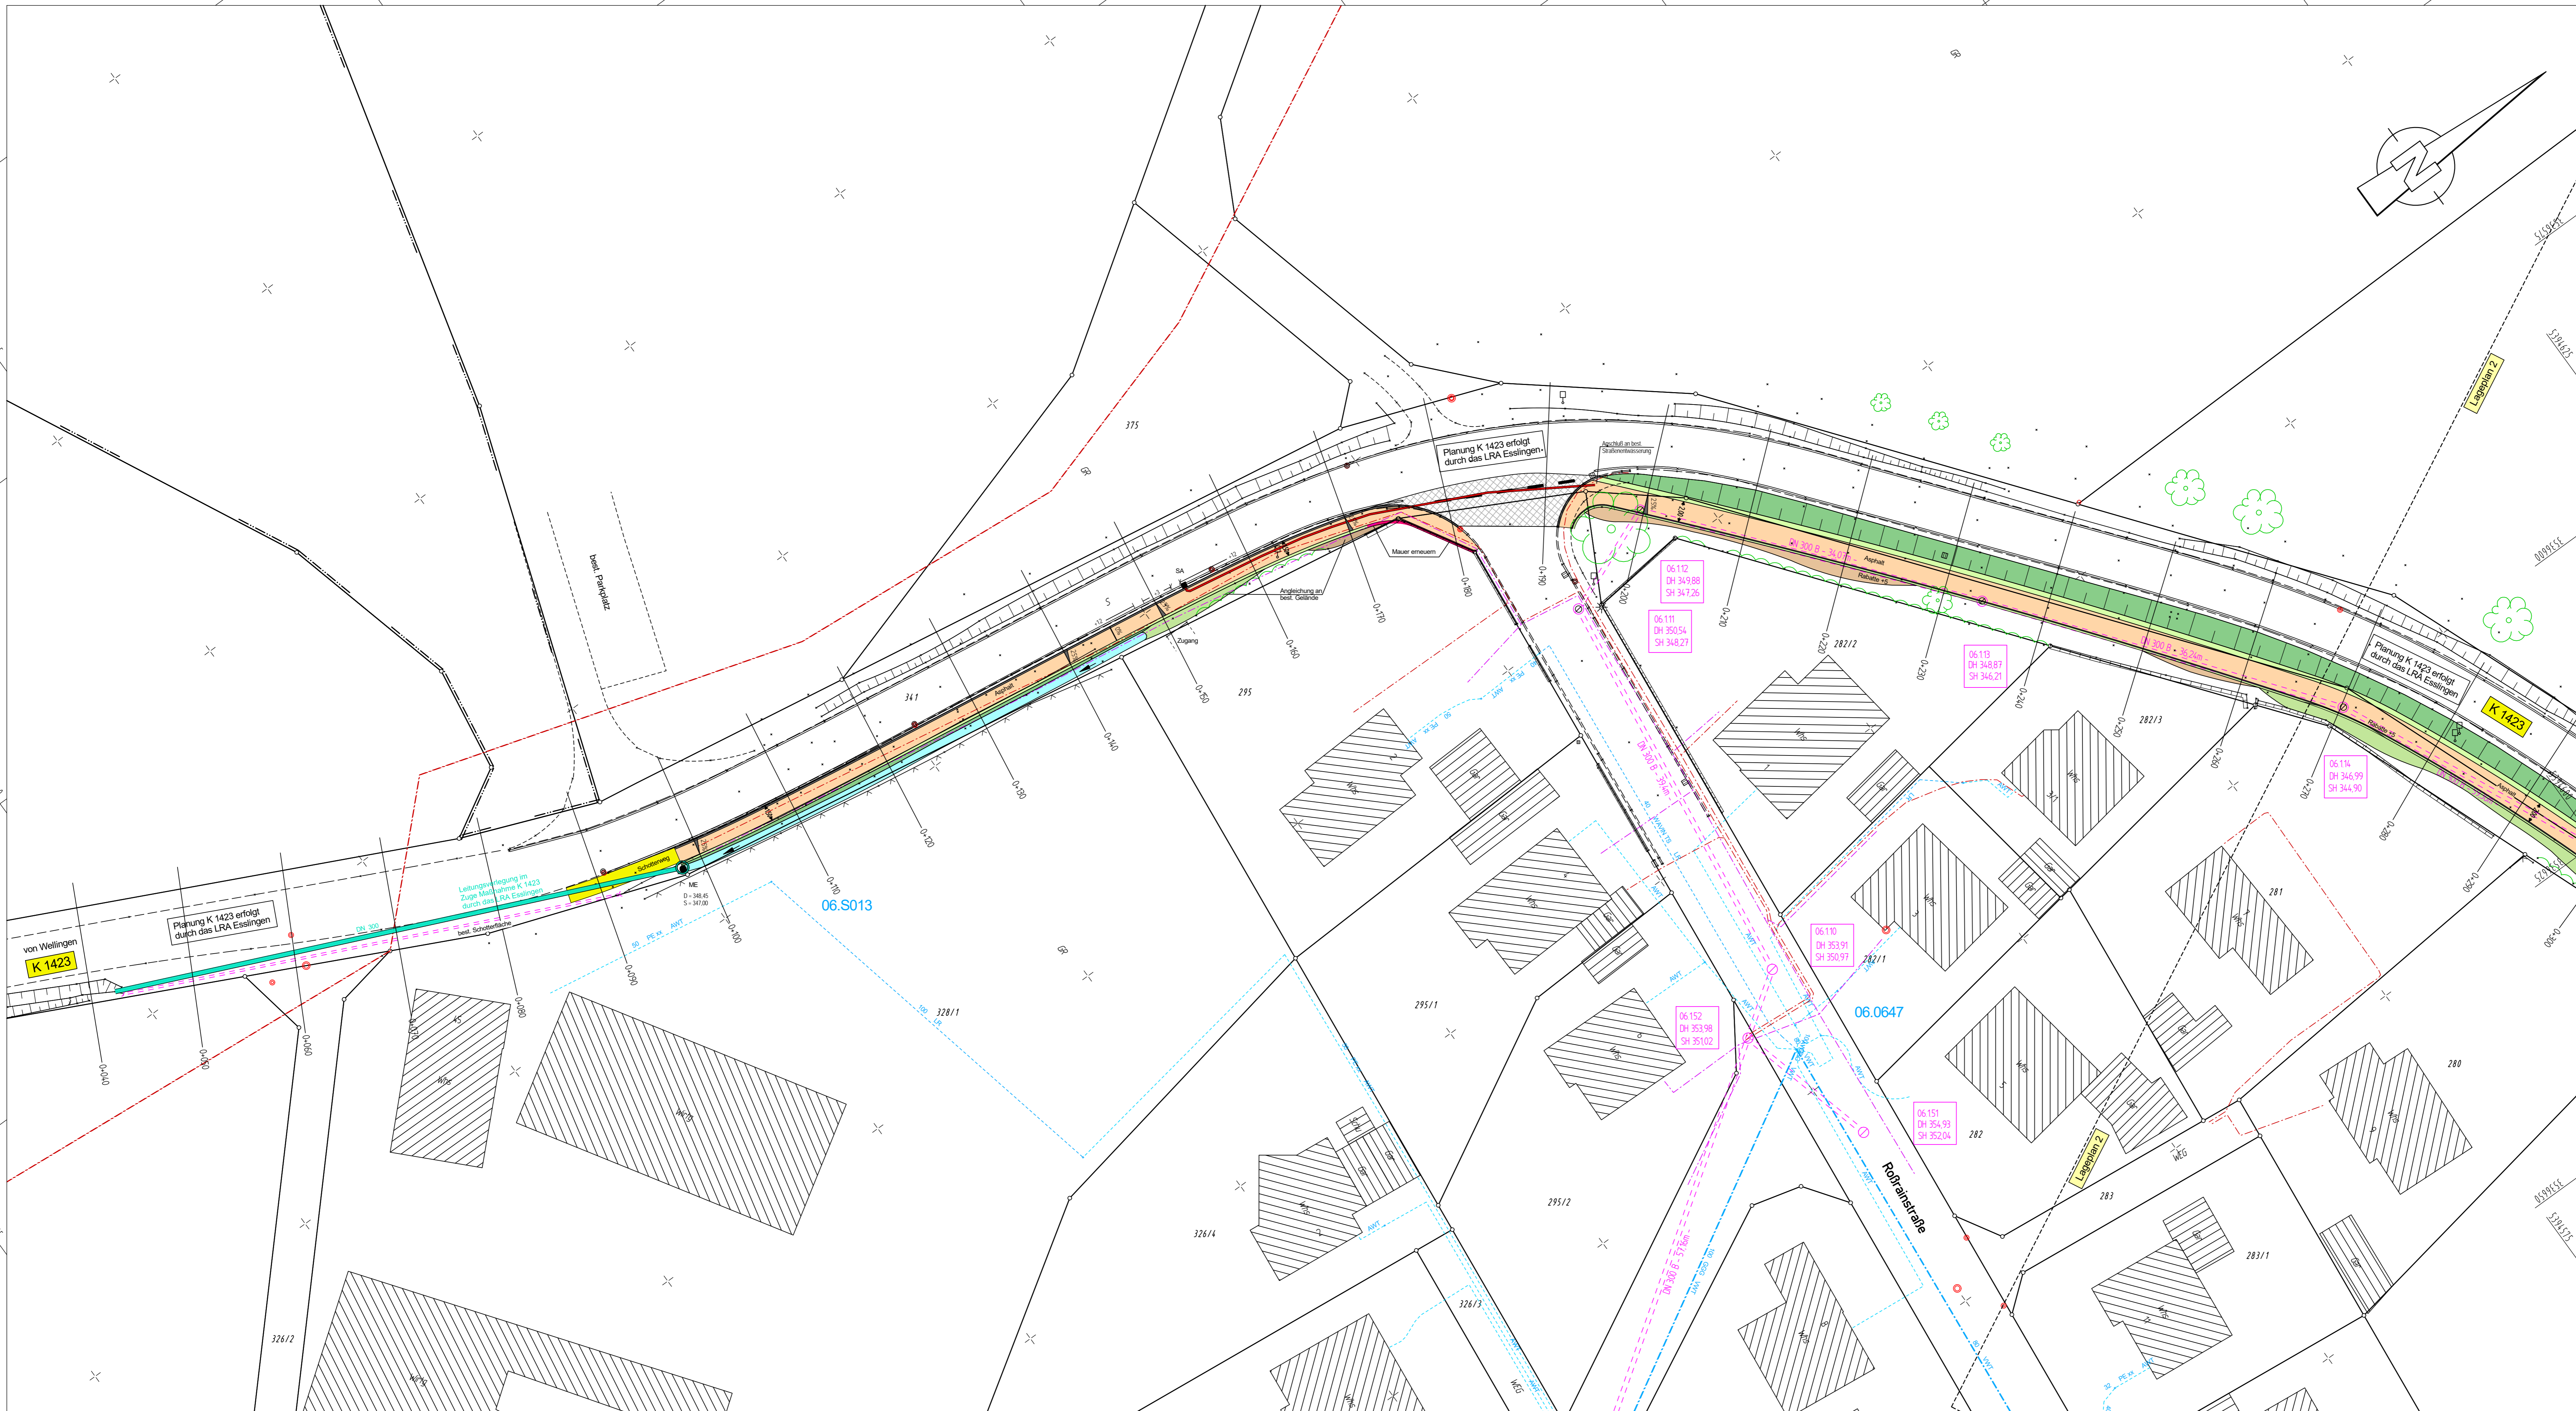

Zeichenerklärung

	best. Kanalschacht
	best. Wasserschacht
	best. Kabelschacht / best. sonst. Kontrollschacht
	best. Schieberschacht Wasser / Gas
	best. Straßenaufschacht / best. Längsrekord
	best. Bergablaufschacht / best. Brückenablaufschacht
	best. Beleuchtungsmast / best. Schild / Vorwegweiser
	best. Mast / Fahnenmast / best. Strommast / Holzmast
	best. Baum / best. Gebüsch/Waldrand
	best. Zaun
	best. Schutzplanke / Geländer
	best. Kanal MW / SW
	best. Wasserleitung / Hausanschlussleitung
	best. Stromleitung (Netze BW)
	best. Telekommunikationsleitung (Telekom) best. Telekommunikationsleitung (Unitymedia)
	gepl. Muldeneinlauf / gepl. Straßenaufschacht

1	2	3
---	---	---

IBS INGENIEURBÜRO SCHÄDEL GMBH	71263 Weil der Stadt, Calwer Gasse 4-10 Tel. 07033/5268-68 Fax - 88 E-Mail: weil@schaedel.net	Datum	Name	
	73061 Ebersbach, Gustav-Seebach-Str.1 Tel. 07163/16594-0 Fax + 39 E-Mail: ebersbach@schaedel.net	gezeichnet	07 / 21	LU
		geprüft	07 / 21	Ha
		freigegeben	07 / 21	Ha

Stadt Ebersbach/Fils Fachbereich Bauen und Umwelt Marktplatz 1, 73061 Ebersbach an der Fils	Datum	Name
	bearbeitet	

Nr.	Art der Änderung	Datum	Name

Anfangsstation	7 3 2 3 0 3 5	nach Netzknoten	7 3 2 3 0 5 3	Station	0 7 0 0
Endstation	7 3 2 3 0 3 5		7 3 2 3 0 5 3		1 3 3 2

Lagesystem:	GK <input checked="" type="checkbox"/>	UTM <input type="checkbox"/>	Stand Kataster:	03 / 2017
Höhensystem:	NH <input checked="" type="checkbox"/>	NHN <input type="checkbox"/>	Bestandsvermessung:	06 / 2020

VORENTWURF

Stadt Ebersbach an der Fils	Unterlage: 5
Straße: K1423 - Wellinger Straße	Blatt-Nr.: 1
Nächste Ort: Roßwälden	
PROJIS-Nr.:	Lageplan
PSP-Element:	Maßstab: 1 : 250

Umbau und Instandsetzung der OD K1423 - Wellinger Straße und Neubau Gehweg in Ebersbach-Roßwälden Bau-km 0+000 bis 0+630	
Aufgestellt:	
Ebersbach, den _____	
Anerkannt:	
Ebersbach, den _____	