


Y 3536484.416  
X 5394614.372

Y 3536698.340  
X 5394702.196

# Rosswälden

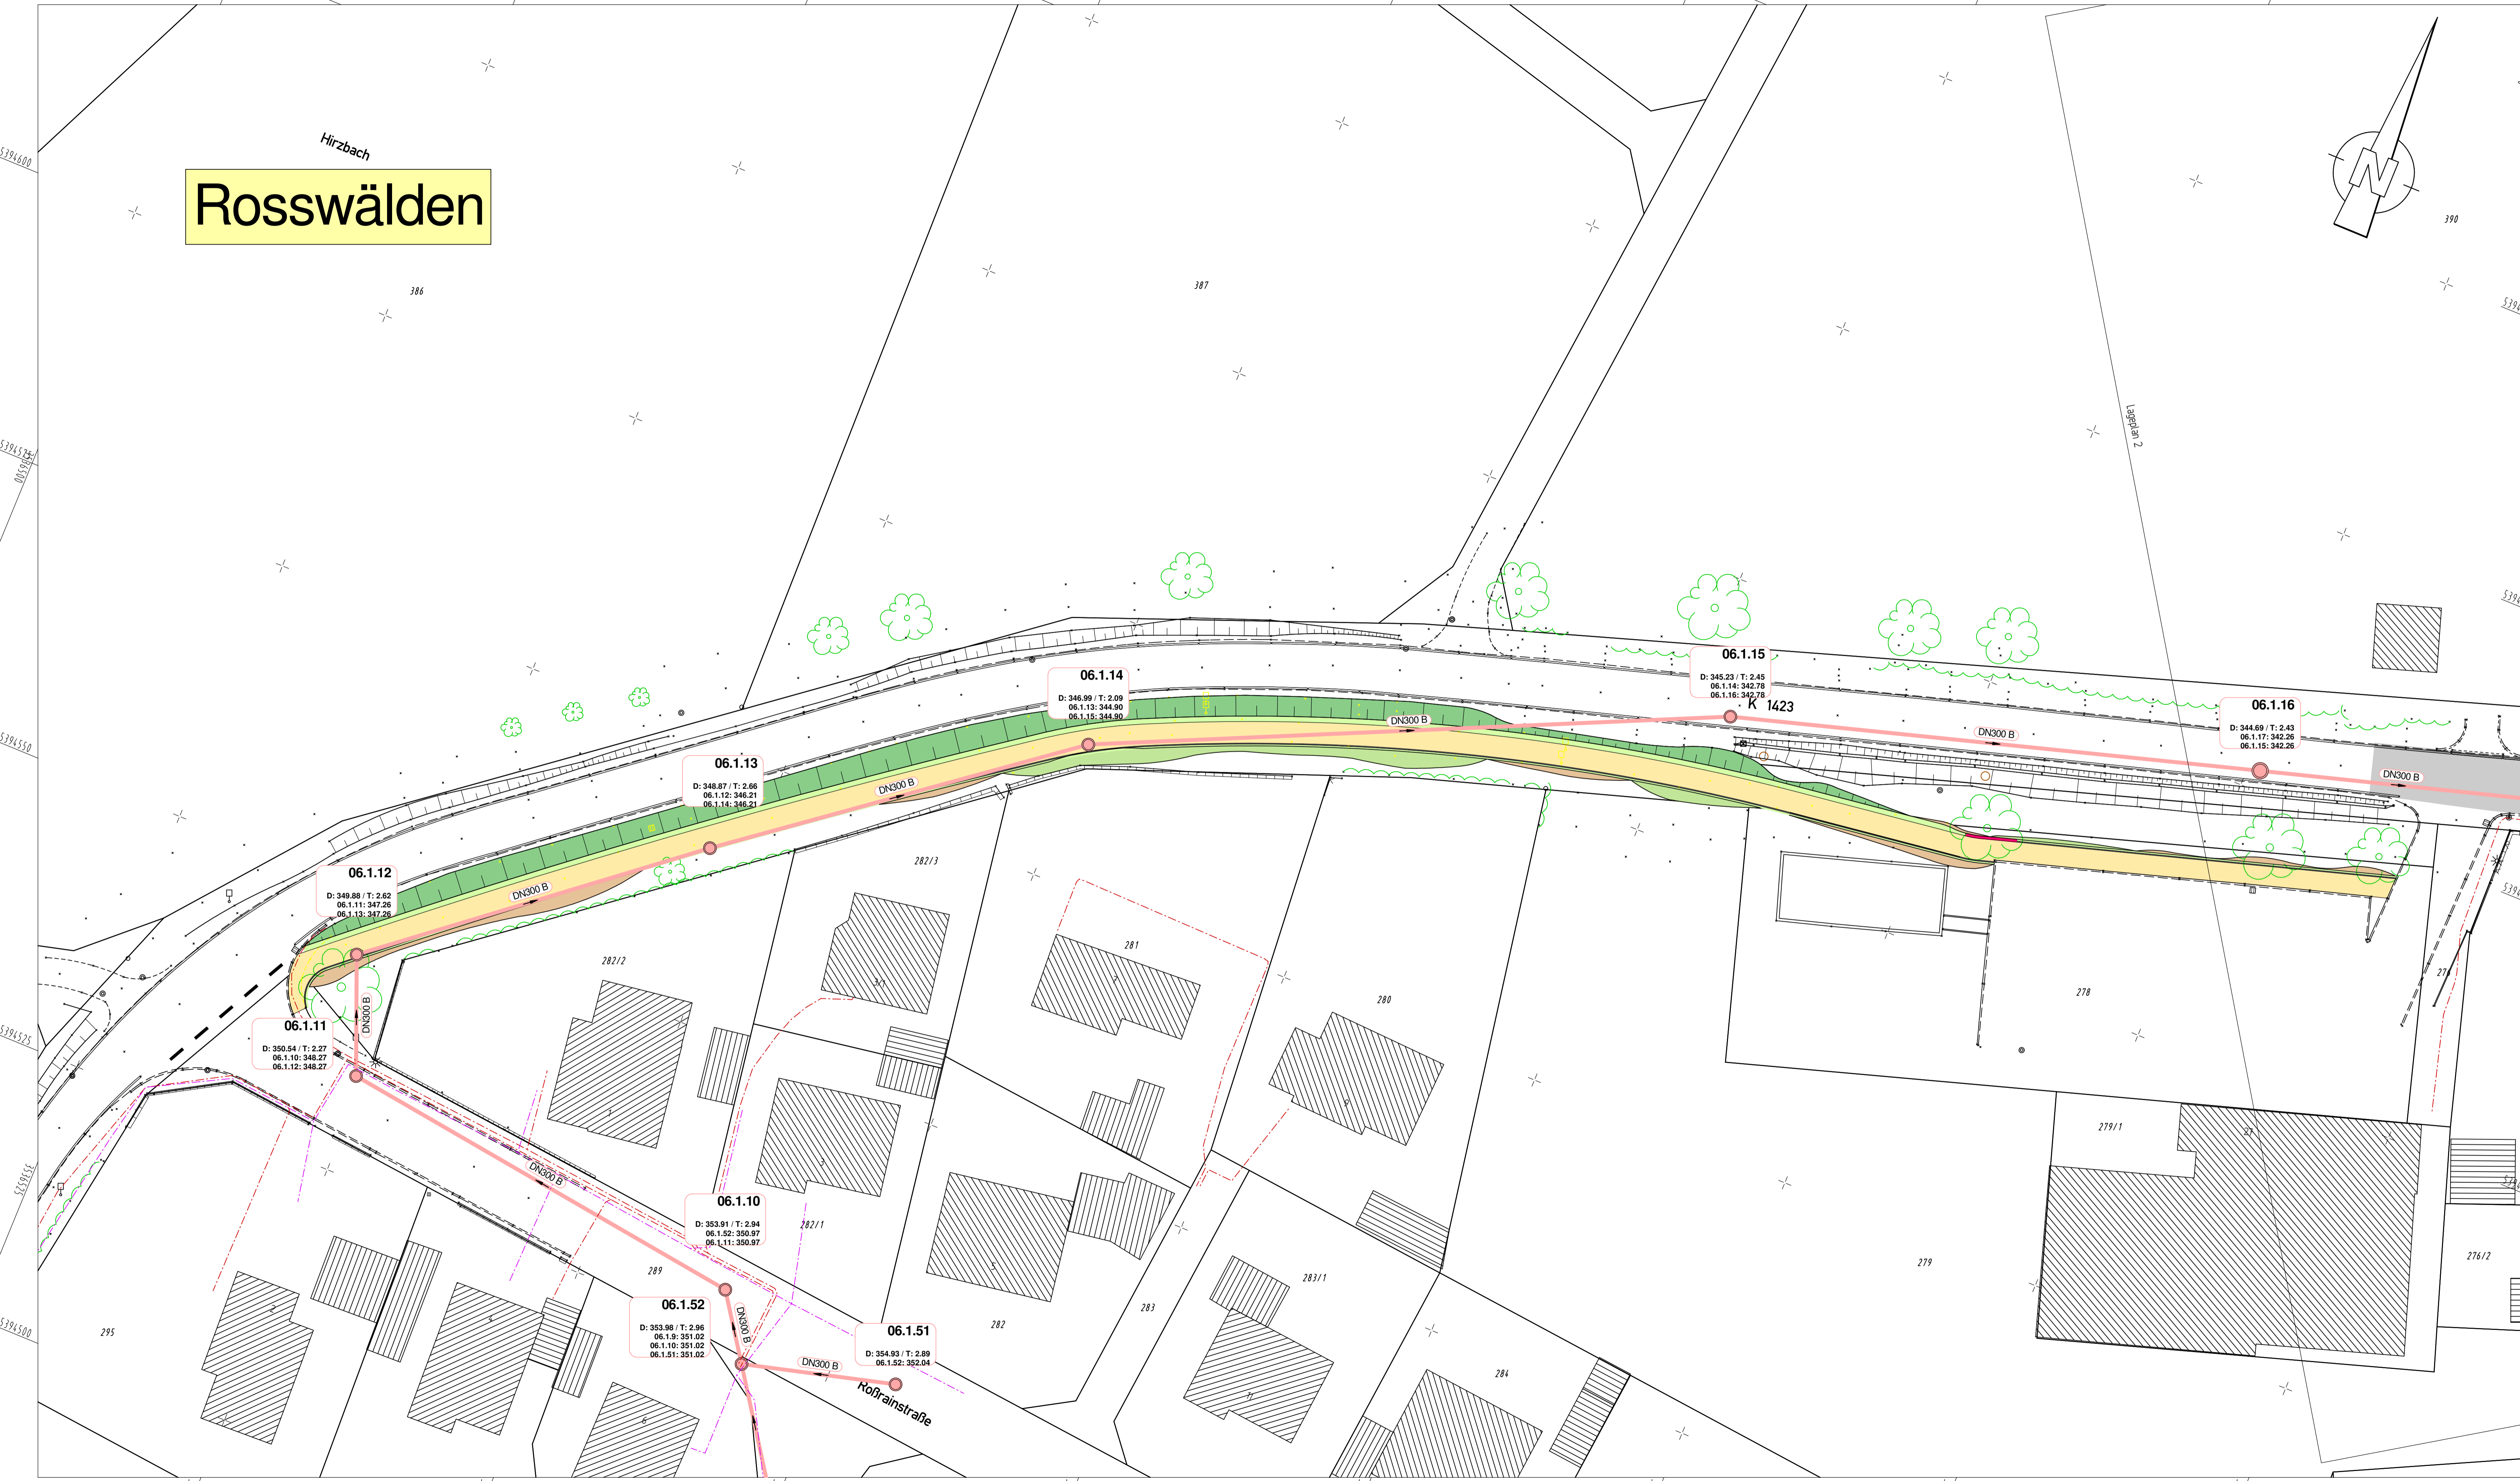

## Zeichenerklärung

- Schmutzwasserentsorgung**
- Gepl. Schmutzwasserkanal
  - Gepl. Schmutzwasserschacht
  - Gepl. Schachtnamen
  - Gepl. Deckelhöhe
  - Gepl. Sohlhöhe
  - Gepl. Schmutzwasser-HA
  - Vorh. Schmutzwasserkanal
  - Leitung entfällt
  - Schacht entfällt
- Wasserversorgung**
- Gepl. Wasserschacht
  - Gepl. Wasserleitung
  - Gepl. Schieber
  - Schachtbezeichnung
  - Schachtausstattung
  - Gepl. Wasser-Hausanschluss
  - Vorh. Wasserleitung
- Sonstiges**
- Best. Telekabelleitung
  - Best. Stromleitung
- Straßenbau**
- Gepl. Deckensanierung
  - Gepl. Markierung Schutzstreifen
  - Gepl. Leitungszone Kanal
  - Gepl. Leitungszone Wasser

|   |   |   |
|---|---|---|
| 1 | 2 | 3 |
|---|---|---|

|   |  |             |            |    |      |
|---|--|-------------|------------|----|------|
| <b>IBS</b><br>INGENIEURBÜRO<br>SCHÄDEL GMBH | 71263 Weil der Stadt, Calver Gasse 4-10<br>Tel. 07033 / 5268-68 Fax - 88<br>E-Mail: weil@schadel.net     | gezeichnet  | 01/22      | MM | Name |
|   | 73061 Ebersbach, Gustav-Seebich-Str. 1<br>Tel. 07163 / 16294-0 Fax - 20<br>E-Mail: ebersbach@schadel.net | geprüft     | 01/22      | Ha |      |
|   |  | freigegeben | 14.01.2022 |    |      |

|  |            |  |      |
|--|------------|--|------|
| <b>Stadt Ebersbach/Fils</b><br>Fachbereich Bauen und Umwelt<br>Marktplatz 1, 73061 Ebersbach an der Fils | bearbeitet |  | Name |
|  |            |  |      |

|     |                  |       |      |
|-----|------------------|-------|------|
| Nr. | Art der Änderung | Datum | Name |
|     |                  |       |      |

|                |                |                 |         |
|----------------|----------------|-----------------|---------|
|                | von Netzknoten | nach Netzknoten | Station |
| Anfangsstation | 7 3 2 3 0 3 5  | 7 3 2 3 0 5 3   | 0 7 0 0 |
| Endstation     | 7 3 2 3 0 3 5  | 7 3 2 3 0 5 3   | 1 3 3 2 |

|              |  |                              |                     |           |
|--------------|--|------------------------------|---------------------|-----------|
| Lagesystem:  | GK <input checked="" type="checkbox"/> | UTM <input type="checkbox"/> | Stand Kataster:     | 03 / 2017 |
| Höhensystem: | NN <input checked="" type="checkbox"/> | NHN <input type="checkbox"/> | Bestandsvermessung: | 06 / 2020 |

## VORENTWURF

|  |                |
|--|----------------|
| Stadt Ebersbach an der Fils  | Unterlage: Ba  |
| Straße: K1423 - Wellinger Straße   | Blatt-Nr.: 1   |
| Nächste Ort: Rosswälden  | Lageplan       |
| PROJIS-Nr.:  | Maßstab: 1:250 |
| PSP-Element:   |                |
| Umbau und Instandsetzung der<br>OD K1423 - Wellinger Straße BA2 und<br>Sanierung Kanal- und Wasserleitung<br>in Ebersbach-Rosswälden |                |
| Aufgestellt:   |                |
| Ebersbach, den .....   |                |
| Anerkannt:   |                |
| Ebersbach, den .....   |                |

Y 3536536.066  
X 5394488.562

Y 3536749.990  
X 5394576.386