


Y 3536656.357
X 5394683.803

Y 3536811.301
X 5394784.886

Rosswälden

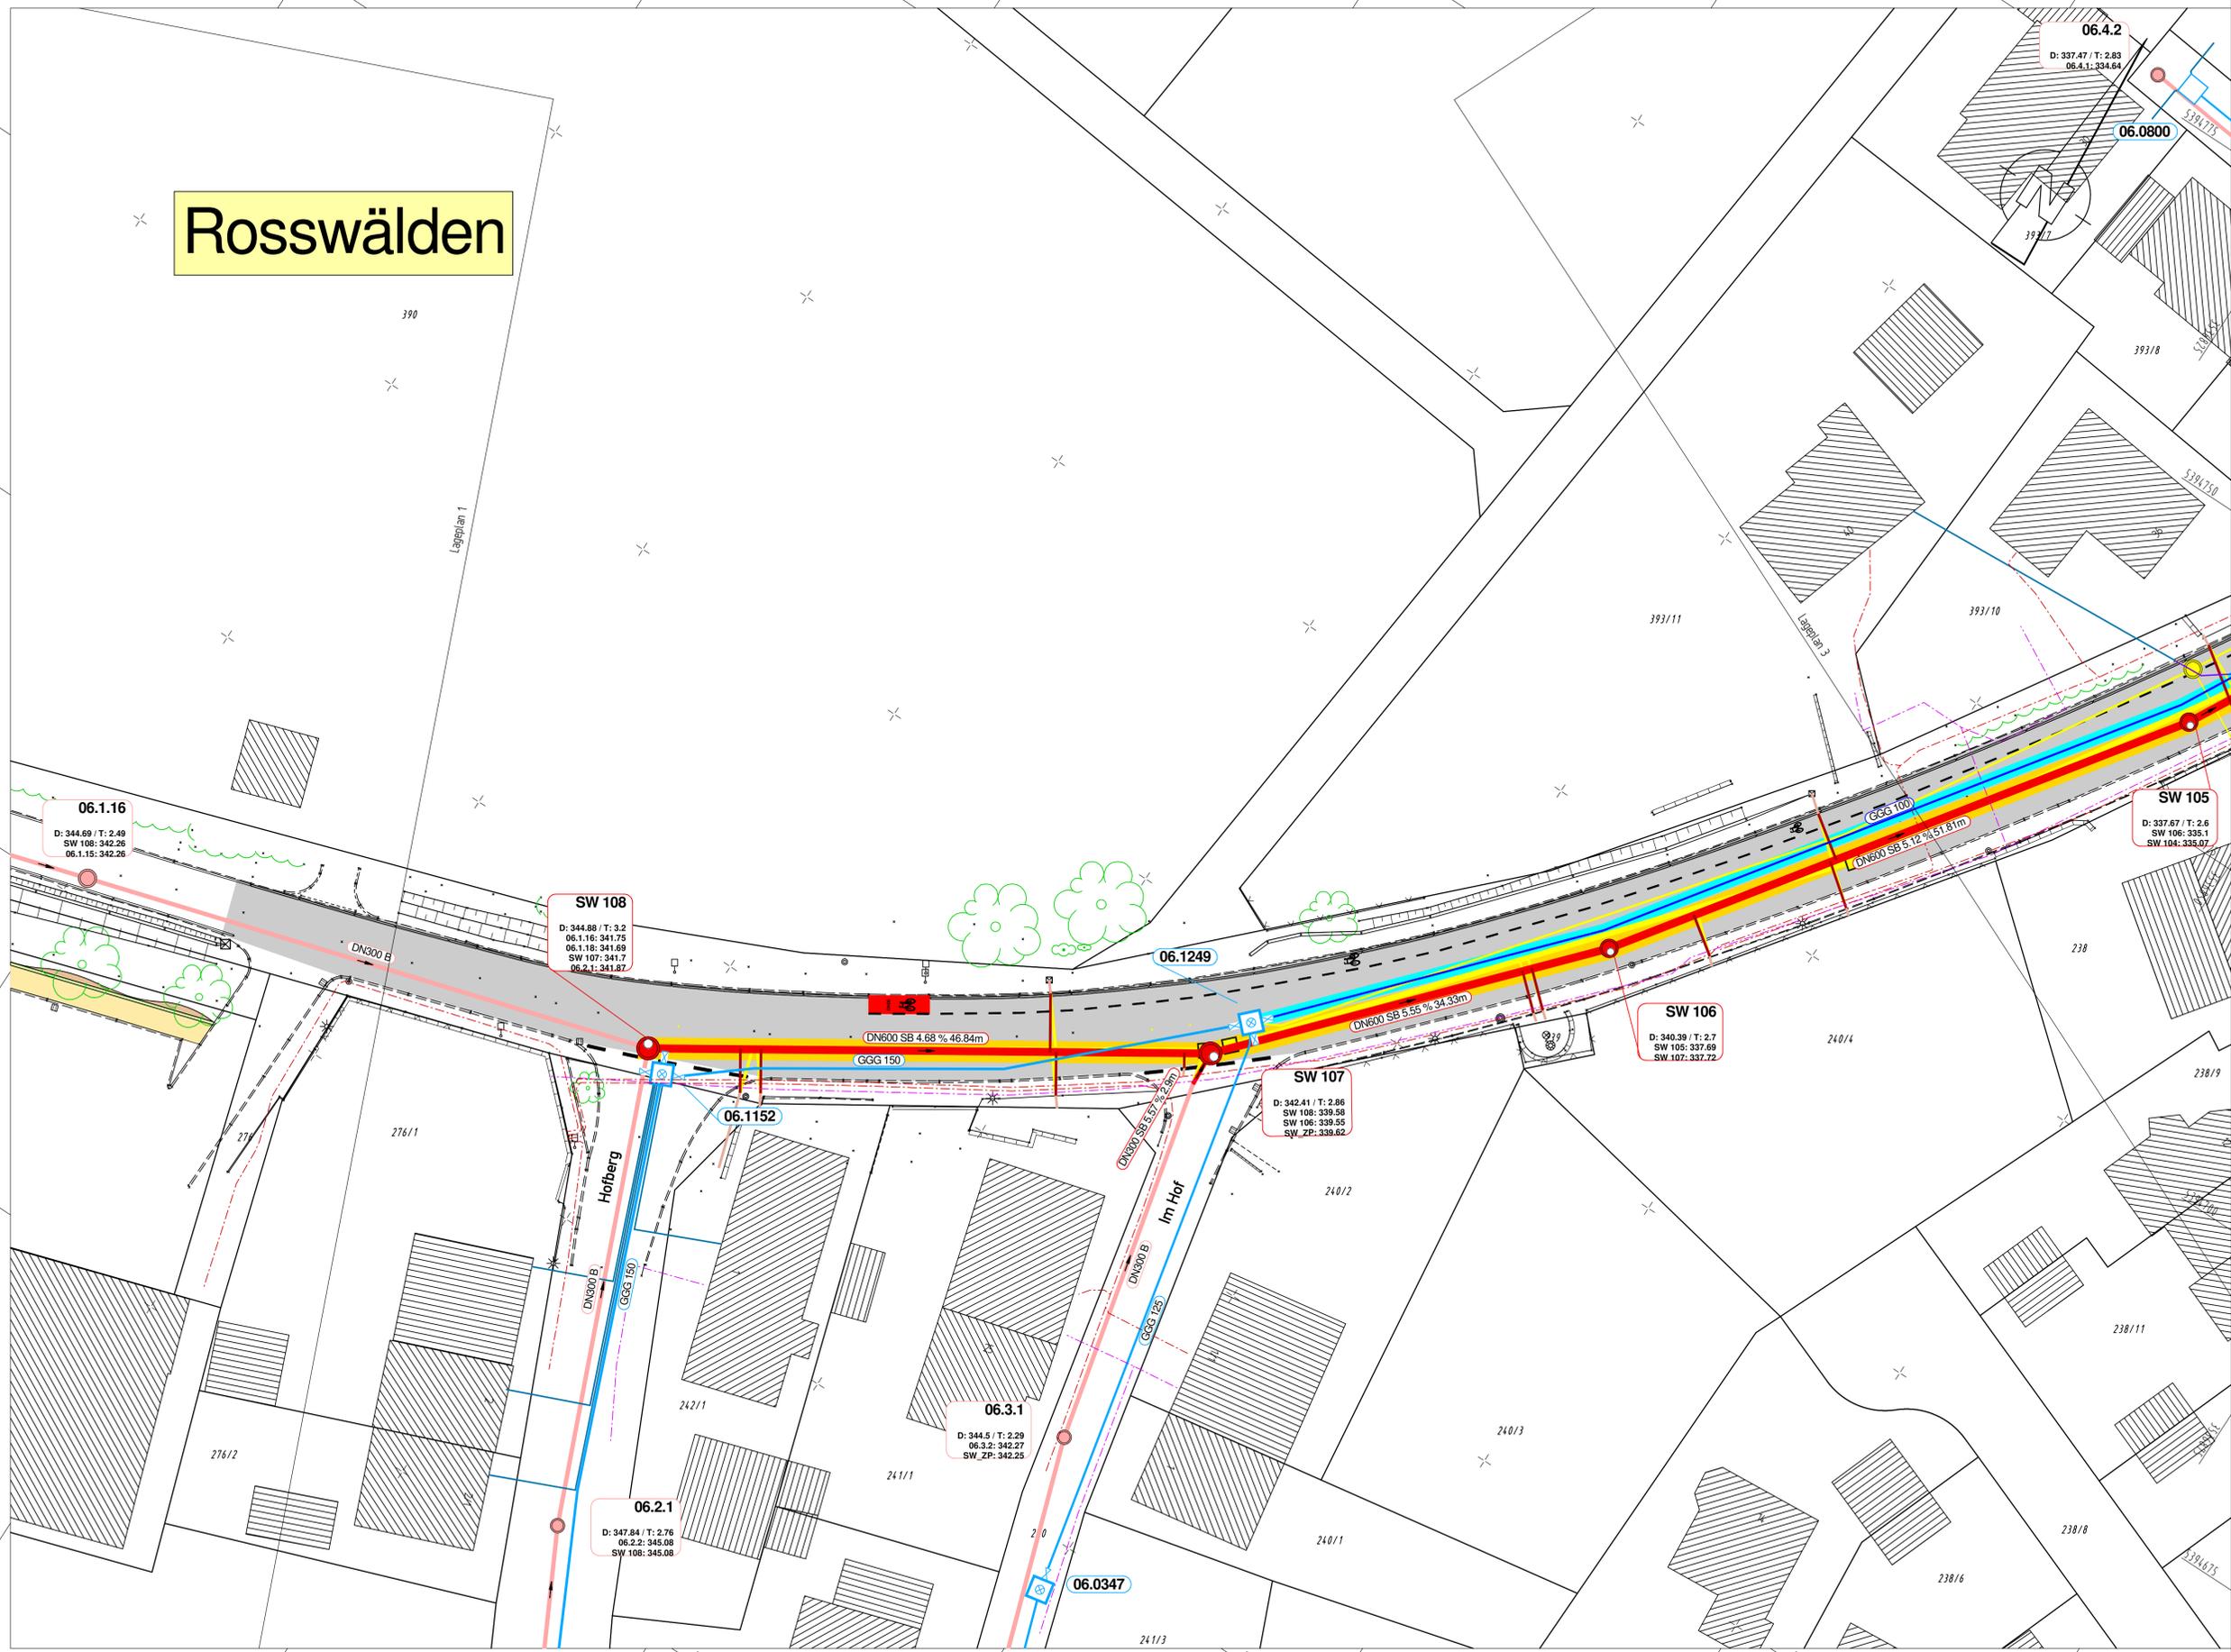

Zeichenerklärung

- Schmutzwasserentsorgung**
- Gepl. Schmutzwasserkanal
 - Gepl. Schmutzwasserschacht
 - Gepl. Schachtnamen
 - Gepl. Deckelhöhe
 - Gepl. Sohlhöhe
 - Gepl. Schmutzwasser-HA
 - Vorh. Schmutzwasserkanal
 - Leitung entfällt
 - Schacht entfällt
- Wasserversorgung**
- Gepl. Wasserschacht
 - Gepl. Wasserleitung
 - Gepl. Schieber
 - Schachtbezeichnung
 - Schachtausstattung
 - Gepl. Wasser-Hausanschluss
 - Vorh. Wasserleitung
- Sonstiges**
- Best. Telekomleitung
 - Best. Stromleitung
- Straßenbau**
- Gepl. Deckensanierung
 - Gepl. Markierung Schutzstreifen
 - Gepl. Leitungszone Kanal
 - Gepl. Leitungszone Wasser

1	2	3
---	---	---

IBS 71263 Weil der Stadt, Calwer Gasse 4-10
Tel. 07023 5295-59 Fax - 68
E-Mail: well@schaedel.net

73061 Ebersbach, Gustav-Siebel-Str. 1
Tel. 07163 / 16594-0 Fax - 20
E-Mail: ebersbach@schaedel.net

Datum	Name
gezeichnet 01/22	MM
geprüft 01/22	Ha
freigegeben 14.01.2022	

Stadt Ebersbach/Fils
Fachbereich Bauen und Umwelt
Marktplatz 1, 73061 Ebersbach an der Fils

Datum	Name
bearbeitet	

Nr.	Art der Änderung	Datum	Name

von Netznoten	nach Netznoten	Station
Anfangsstation 7 3 2 3 0 3 5	7 3 2 3 0 5 3	0 7 0 0
Endstation 7 3 2 3 0 3 5	7 3 2 3 0 5 3	1 3 3 2

LageSystem: GK UTM Stand Kataster: 03 / 2017
Höhensystem: NN NHN Bestandsvermessung: 06 / 2020

VORENTWURF

Stadt Ebersbach an der Fils
Straße: K1423 - Wellinger Straße
Nächste Ort: Roßwälden

Unterlage: 8a
Blatt-Nr.: 2

PROJIS-Nr.:
PSP-Element:

Lageplan
Maßstab: 1:250

Umbau und Instandsetzung der OD K1423 - Wellinger Straße BA2 und Sanierung Kanal- und Wasserleitung in Ebersbach-Roßwälden

Aufgestellt: _____
Ebersbach, den _____

Anerkannt: _____
Ebersbach, den _____

Y 3536730.667
X 5394569.899

Y 3536885.610
X 5394670.982