

LAGEPLAN


Stadt/Gemeinde Ebersbach an der Fils

Gemarkung/Filur Roßwälden

Maßstab 1:500

Zeichn. Teil zum Bauantrag (§4 LBO/VVO)

Vorh. Versorgungsleitungen sind nicht dargestellt

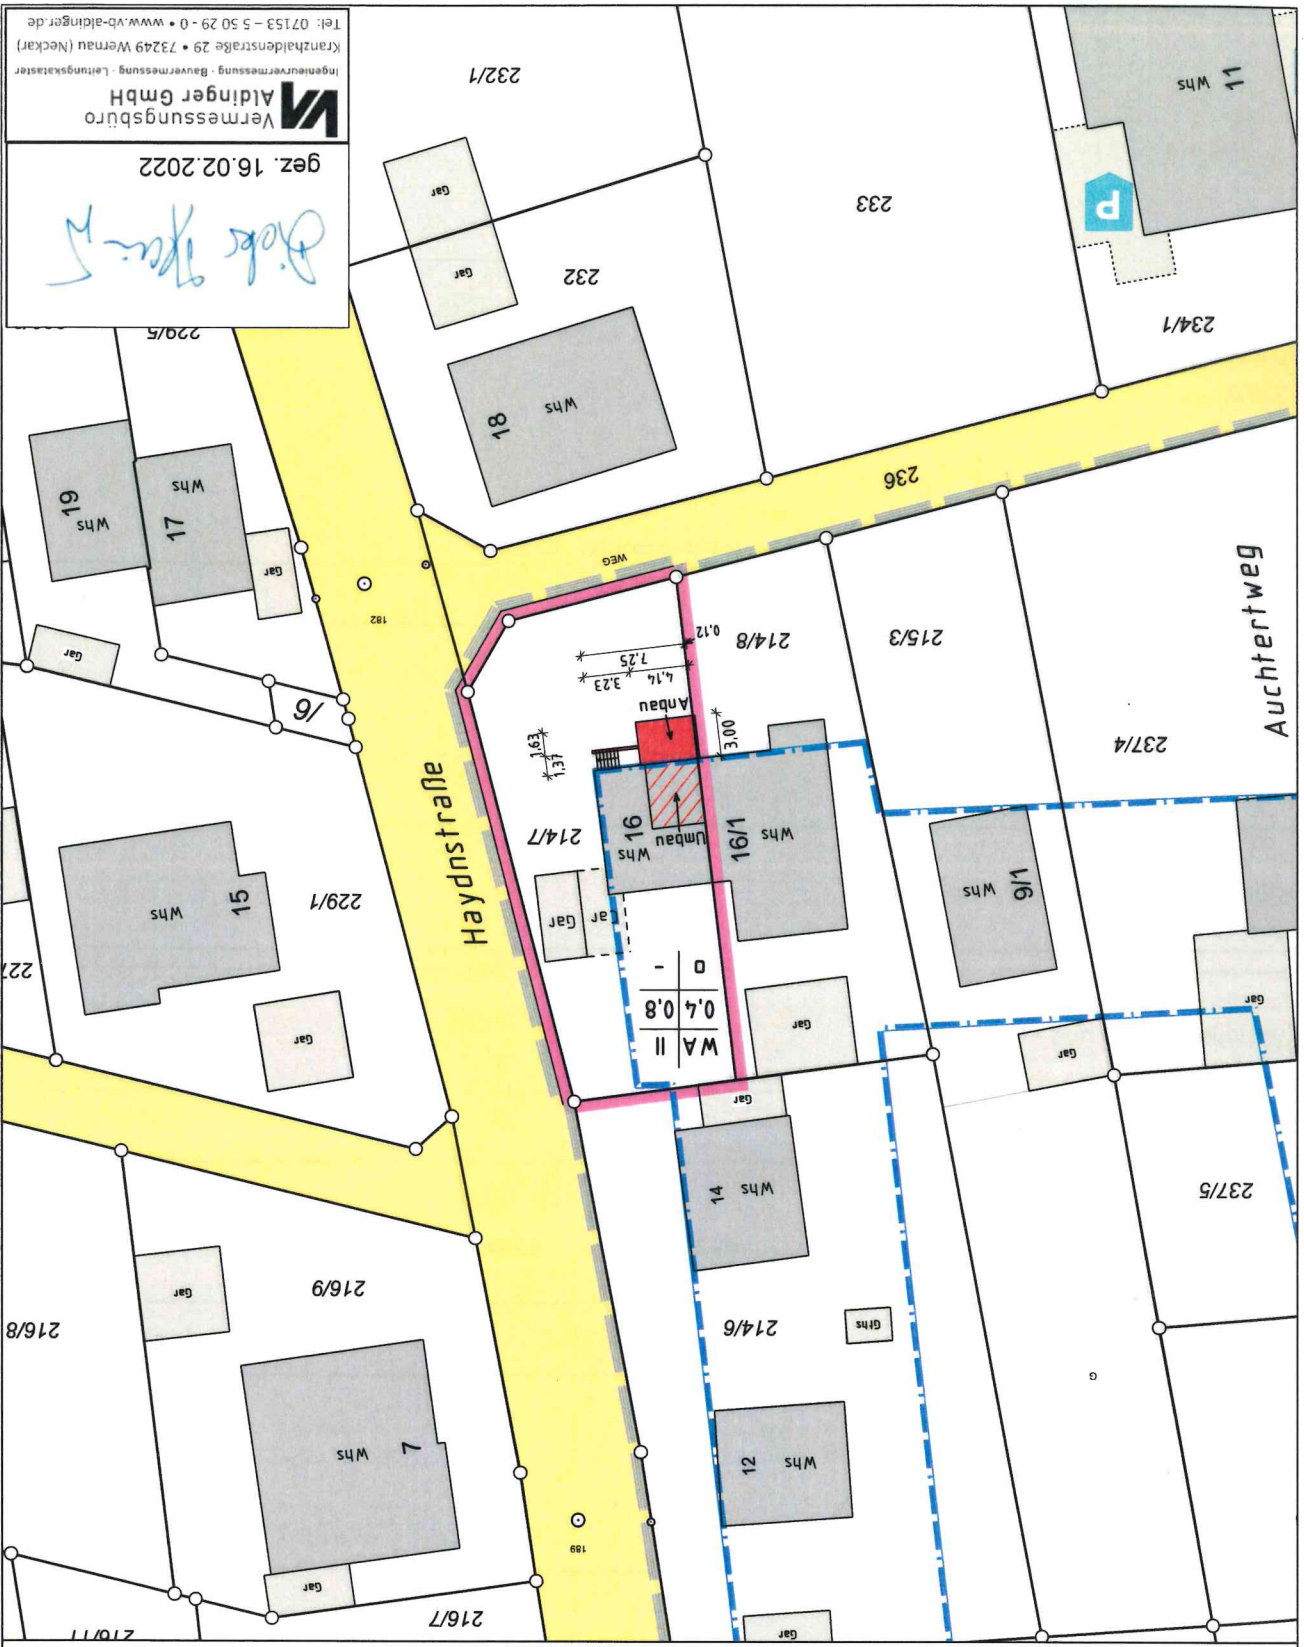

Vermessungsbüro
Aldinger GmbH
Ingenieurvermessung - Bauvermessung - Leitungskataster
Kranzhaldenstraße 29 • 73249 Wernau (Neckar)
Tel.: 07153 - 5 50 29 - 0 • www.vb-aldinger.de

gez. 16.02.2022

Dieter Aldinger